



古蔺县人民医院献血室改造工程

施工图简易设计




宏骏勘察设计有限公司
Hong jun survey and Design Co., Ltd


2026年07月

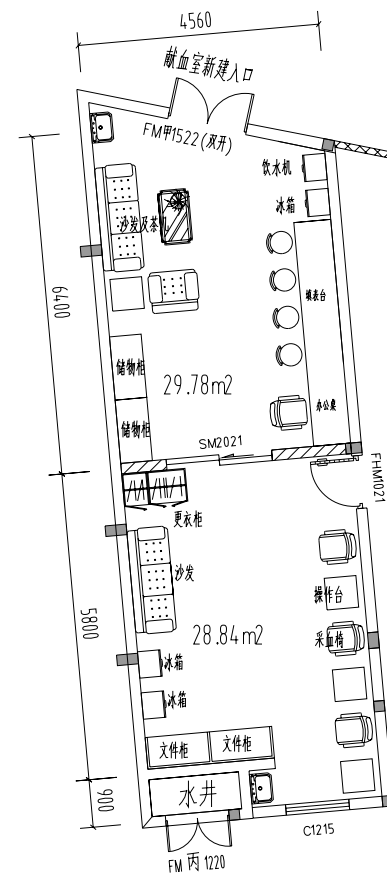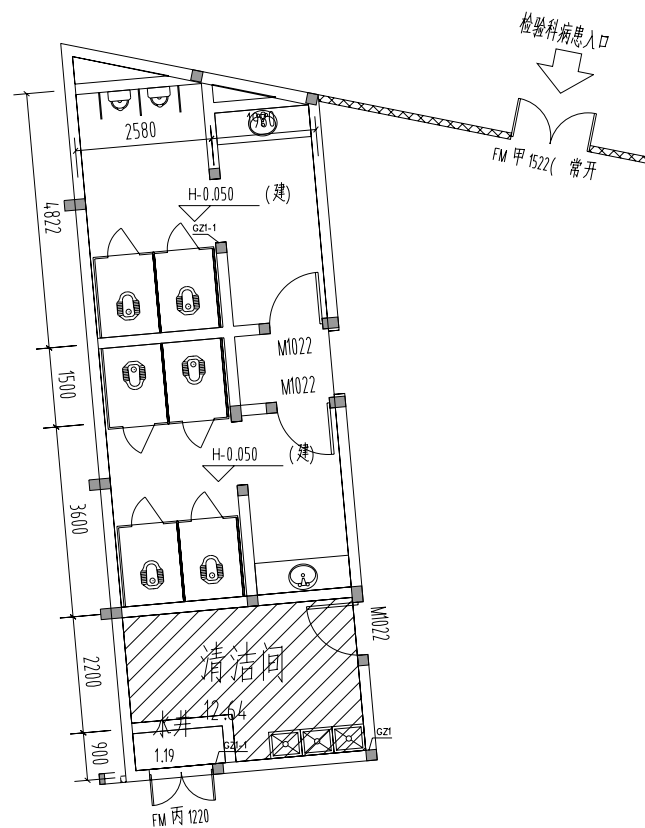


 宏骏勘察设计有限公司 Hong jun survey and Design Co., Ltd 资质证书编号:A3520124-08 勘察专业(建筑地基工程)乙级 测绘专业乙级 水利专业甲级 公路专业(公路)专业甲级 风景园林专业乙级	项目名称 古藺县人民医院献血室改造工程	校 对 PRECHECKED BY 海军红	项目负责 PROJECT DIRECTOR 孙淑华	审 定 APPROVE 方忠	图 别 DWG TYPE 建筑	日 期 DATE 2026.07
	图纸名称 献血室原始平面图	设 计 DESIGNED BY 许洪梁	专业负责 DISCIPLINE RESPONSIBLE 许洪梁	审 核 CHECKED 王堃	版 次 CHANGED NO. A	图 号 DRAWING NO. JS-01

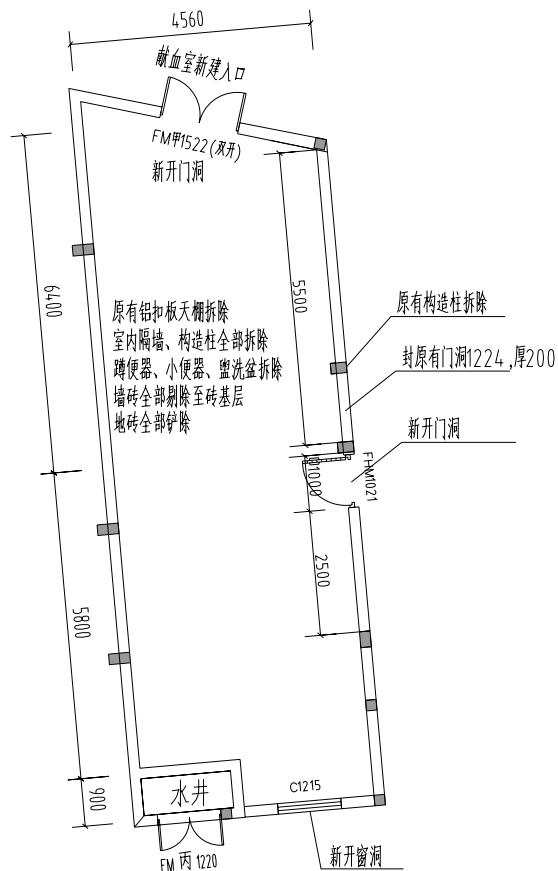

献血室拆除平面图

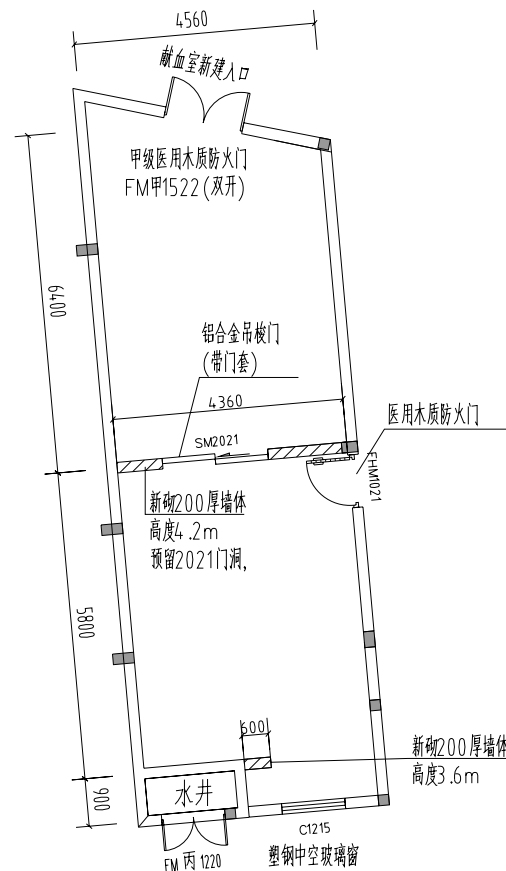

献血室增加墙体平面图

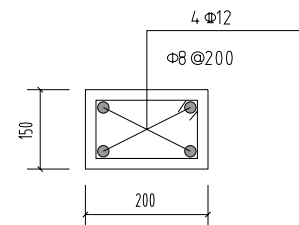

门窗洞口C25过梁大样图

过梁尺寸=洞口宽度+300

 宏骏勘察设计公司 Hong jun survey and Design Co., Ltd. 资质证书编号: A3520124-08 测绘行业(测绘工程)乙级 市政行业乙级 水利行业甲级 公路行业(公路)专业甲级 风景园林专业乙级	项目名称	古蔺县人民医院献血室改造工程	校对 PRECHECKED BY	陈军红	项目负责 PROJECT DIRECTOR	孙洪波	审定 APPROVE	方志	图别 DWG TYPE	建筑	日期 DATE	2026.07
	图纸名称	献血室拆除平面图	设计 DESIGNED BY	许洪洪	专业负责 DISCIPLINE RESPONSIBLE	许洪洪	审核 CHECKED	王莹	版次 CHANGED NO.	A	图号 DRAWING NO.	JS-02

工程装饰做法表

	类别	构造做法	使用部位
内墙面	乳胶漆墙面	1、墙体 2、20厚1:2.5水泥砂浆抹灰找平 3、白色腻子二道找平，高度2.4米 4、乳胶漆饰面底一面二，高度2.4米	所有房间
	瓷砖墙面	1、墙体 2、9厚1:3水泥石灰砂浆打底扫毛 3、4厚强力胶粉泥粘结层，揉挤压实 4、400*800瓷砖满贴高度1.2m 7、白水泥或瓷砖勾缝剂擦缝	所有房间
地面	地砖地面	1、800*800防滑地砖面层水泥浆擦缝 2、20厚1:2干硬性水泥砂浆结合层，上洒1~2厚干水泥并洒清水适量 3、20厚1:3水泥砂浆找平层 4、原有楼面	所有房间
天棚	硅钙板吊顶	不上人型600*600轻钢龙骨硅钙板吊顶	所有房间,离地高度3.3m

电气改造说明:

1、照明线路采用BYJ-3x2.5mm²-PC20-WC.CC，插座线路采用BYJ-3x4.0mm²-PC20-WC.CC。均由楼层配电箱接入。配电箱至入户口距离30米。

2、照明灯具采用LED-30W嵌入式灯盘。


3、插座均采用五孔安全型插座。

4、开关离地安装高度1.3m，插座离地0.35m。

给排水改造说明:

1、盥洗盆预埋DN25接原有供水，PVC50管接原有排水。

特别说明:电气插座开关根据设备尺寸进行现场预埋。预算时水电安装暂按150元/平方米计算，改造面积58m²。新增空调出风口按2000元/处考虑。

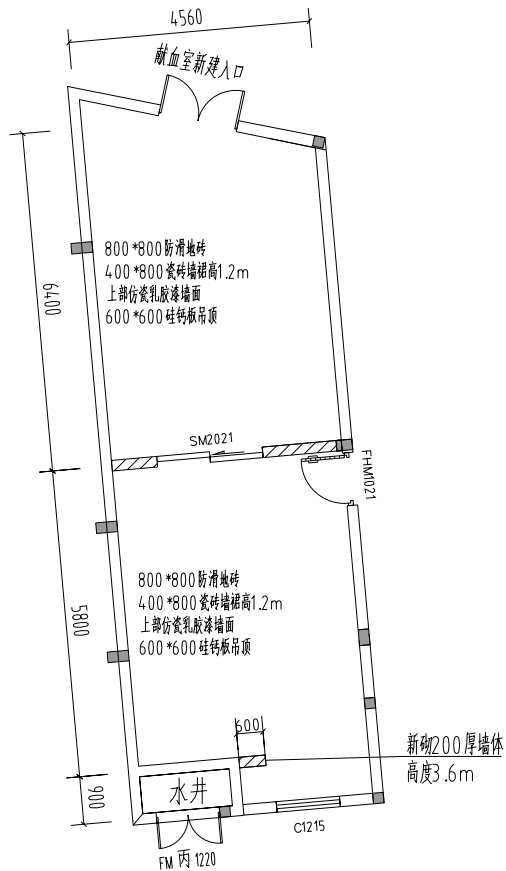

献血室装饰平面图

 宏骏勘察设计有限公司 Hong jun survey and Design Co., Ltd. 资质等级:甲级(工程类)乙级 资质等级:乙级 资质等级:丙级 公称(公称)专业等级 资质等级:乙级	项目名称	古蔺县人民医院献血室改造工程	校对	陈年红	项目负责人	孙晓伟	审定	方志	图别	建筑	日期	2026.07
	图纸名称	献血室装饰平面图	设计	许洪洪	专业负责	许洪洪	审核	王莹	版次	A	图号	JS-03